




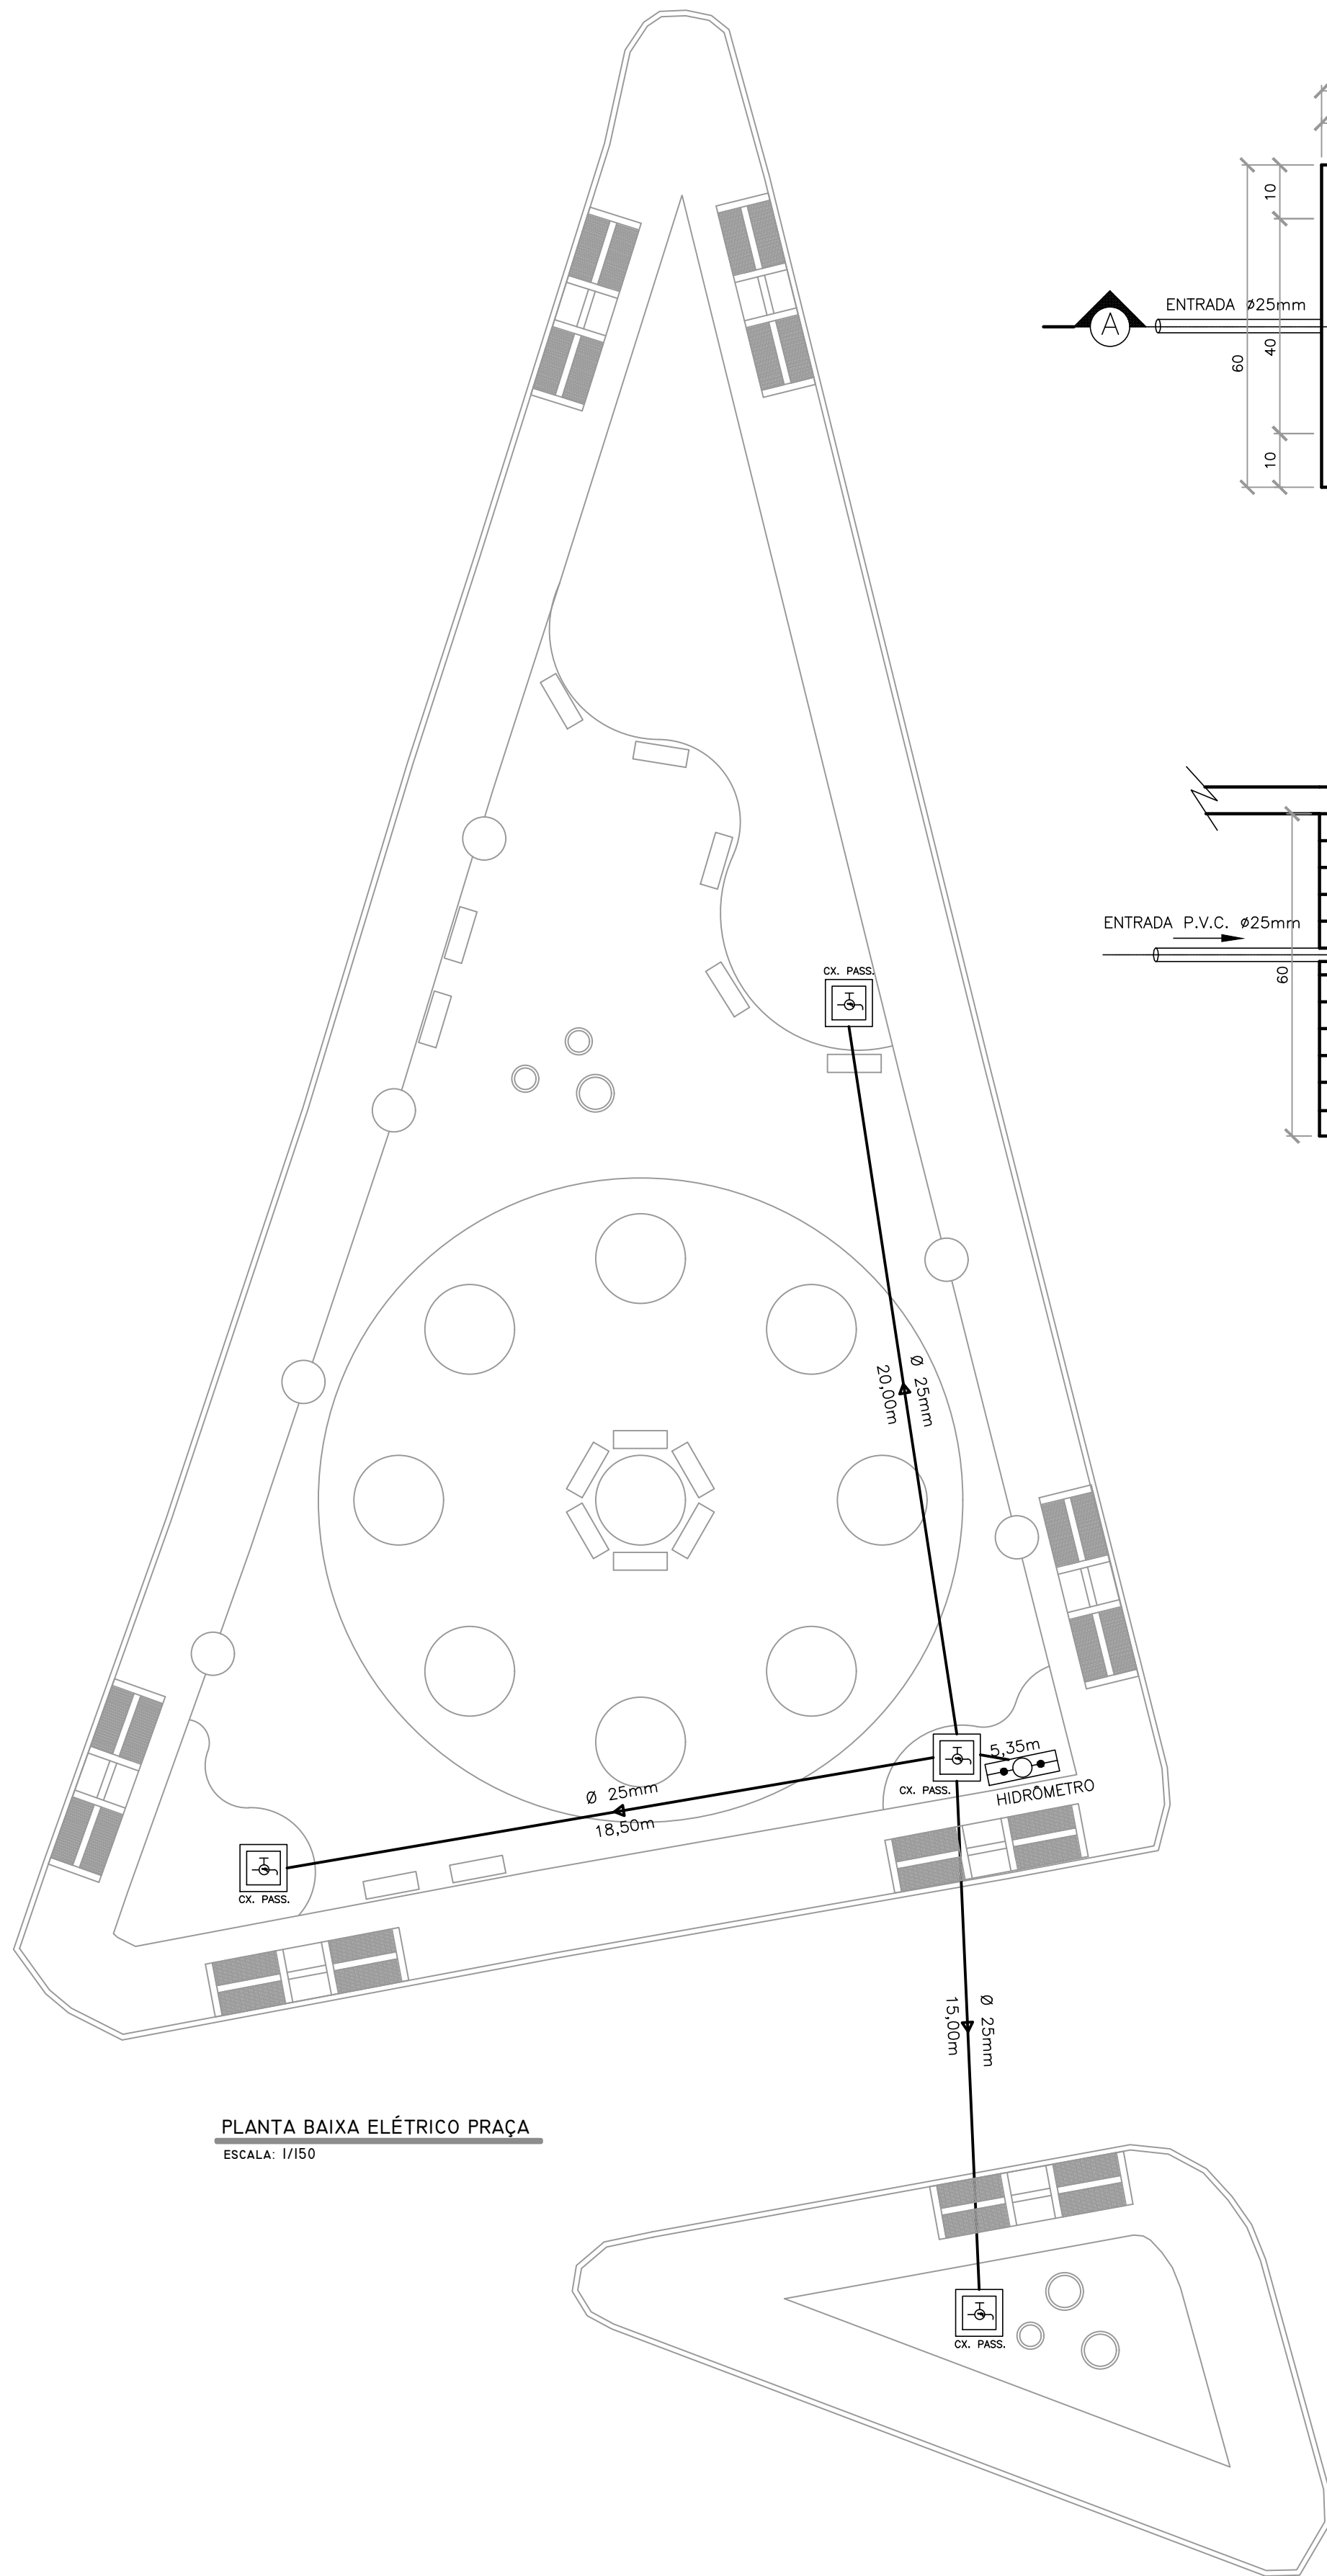


PLANTA BAIXA ELÉTRICO PRAÇA
ESCALA: 1/150

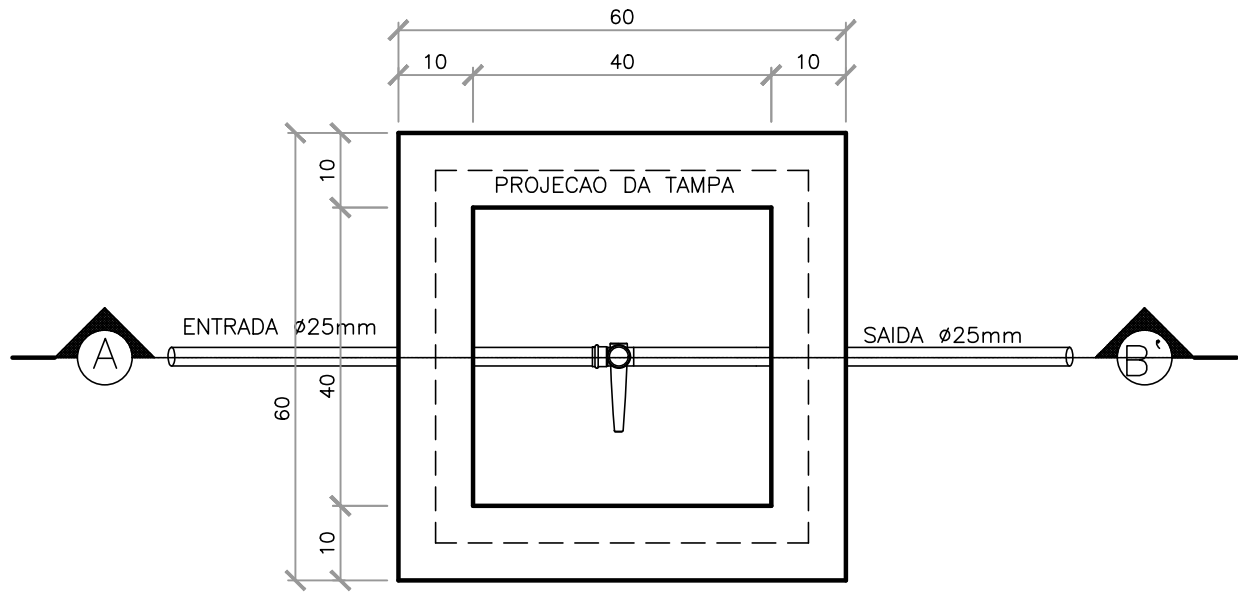

PLANTA BAIXA

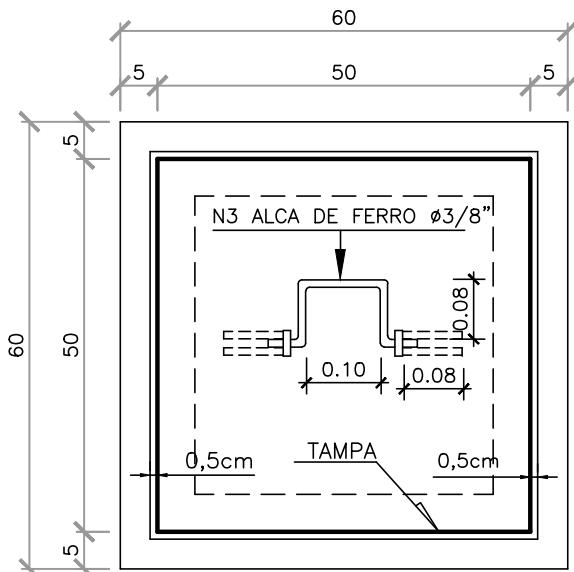


VISTA SUPERIOR

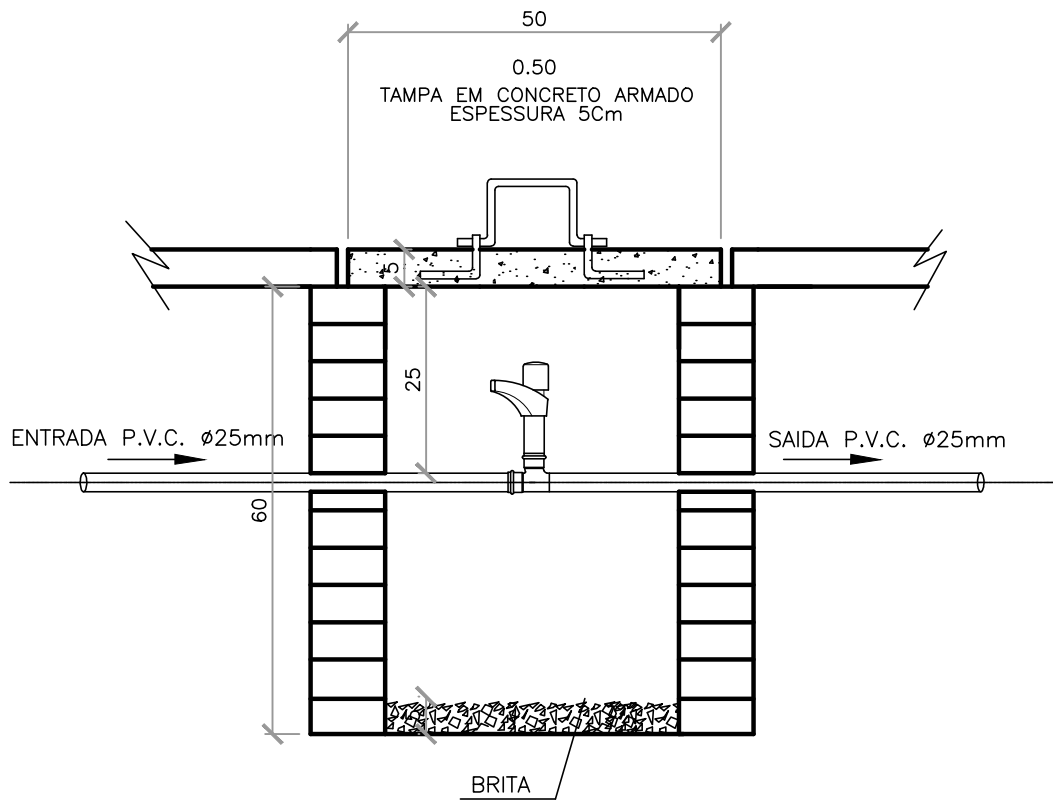

CORTE - A B'

DETALHAMENTO CAIXAS DE PASSAGEM
ESCALA: 1/10

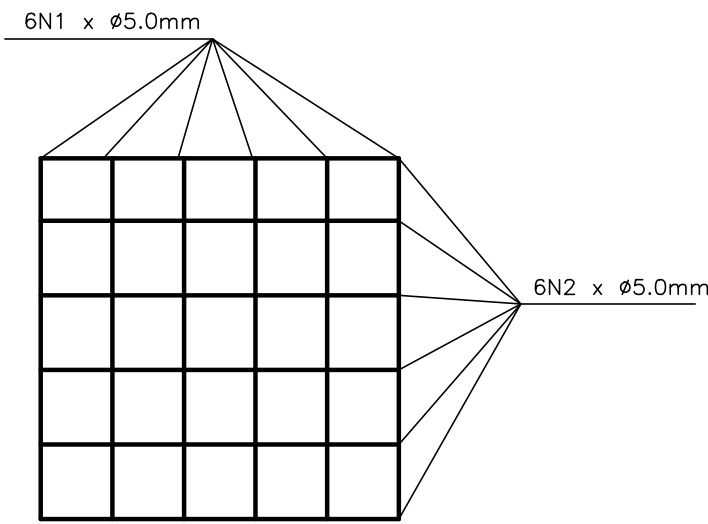

FERRAGEM DA TAMPA

LISTA DE MATERIAIS HIDRAULICOS			
ITEM	DESCRIÇÃO	UNIDADE	QUANTIDADE
1	Tubo de PVC Roscável de 25mm	Metro	58,85
2	Kit cavalete para Medição de Água	Peça	1
3	Torneira de jardim	Peça	4
4	Caixa de passagem em alvenaria 40x40x60cm	Peça	4

PREFEITURA MUNICIPAL
DE SÃO JOÃO DO PARAÍSO/MG



OBRA/SERVIÇO: PRAÇA PEDRO DE GINO

PROPRIETÁRIO: PREFEITURA MUNICIPAL DE SÃO JOÃO DO PARAÍSO/MG
CNPJ: 24.791.154/0001-07

SELMA MARIA MORAIS DOS SANTOS
PREFEITA MUNICIPAL

ENDEREÇO: PRAÇA PEDRO DE GINO BAIRRO SÃO JOÃOZINHO - SÃO JOÃO DO PARAÍSO/MG

PROJETO: PROJETO HIDRÁULICO

RESPONSÁVEL TÉCNICO:

MARCOS PAULO MADUREIRA LOPES
CREA/MG: 224.188/D

ÁREAS:	ART Nº:
	MG20210261525
ÁREA TOTAL DE INTERVENÇÃO..... 1.098,20m²	PROPOSTA Nº:
	CONTRATO DE REPASSE Nº: 884478/2019 1065474-70/2019
DATA:	ESCALA:
JULHO/2021	INDICADA